


LEGENDE	
PF1	Préfosse
PF2	Préfosse
DG1	Digester
DG2	Digester
PD1	Post-Digester
VF1	Vielfrass
VF2	Vielfrass
LI	Local intermédiaire
LG1	Lagune de stockage
LG2	Lagune de stockage
B1	Bâtiment administratif
QP	Séparateur de phase
BO	Bassin d'orage
DGS	Récupération du digestat solide
CH	Chaudière
EP	Epurateur
SIL	Silos
AL	Aire de lavage
PSC	Puits de séparation et de collecte des condensats
ADL	Aire de reprise du digestat liquide
RES	Réserve incendie



8232500

8232500

8232250

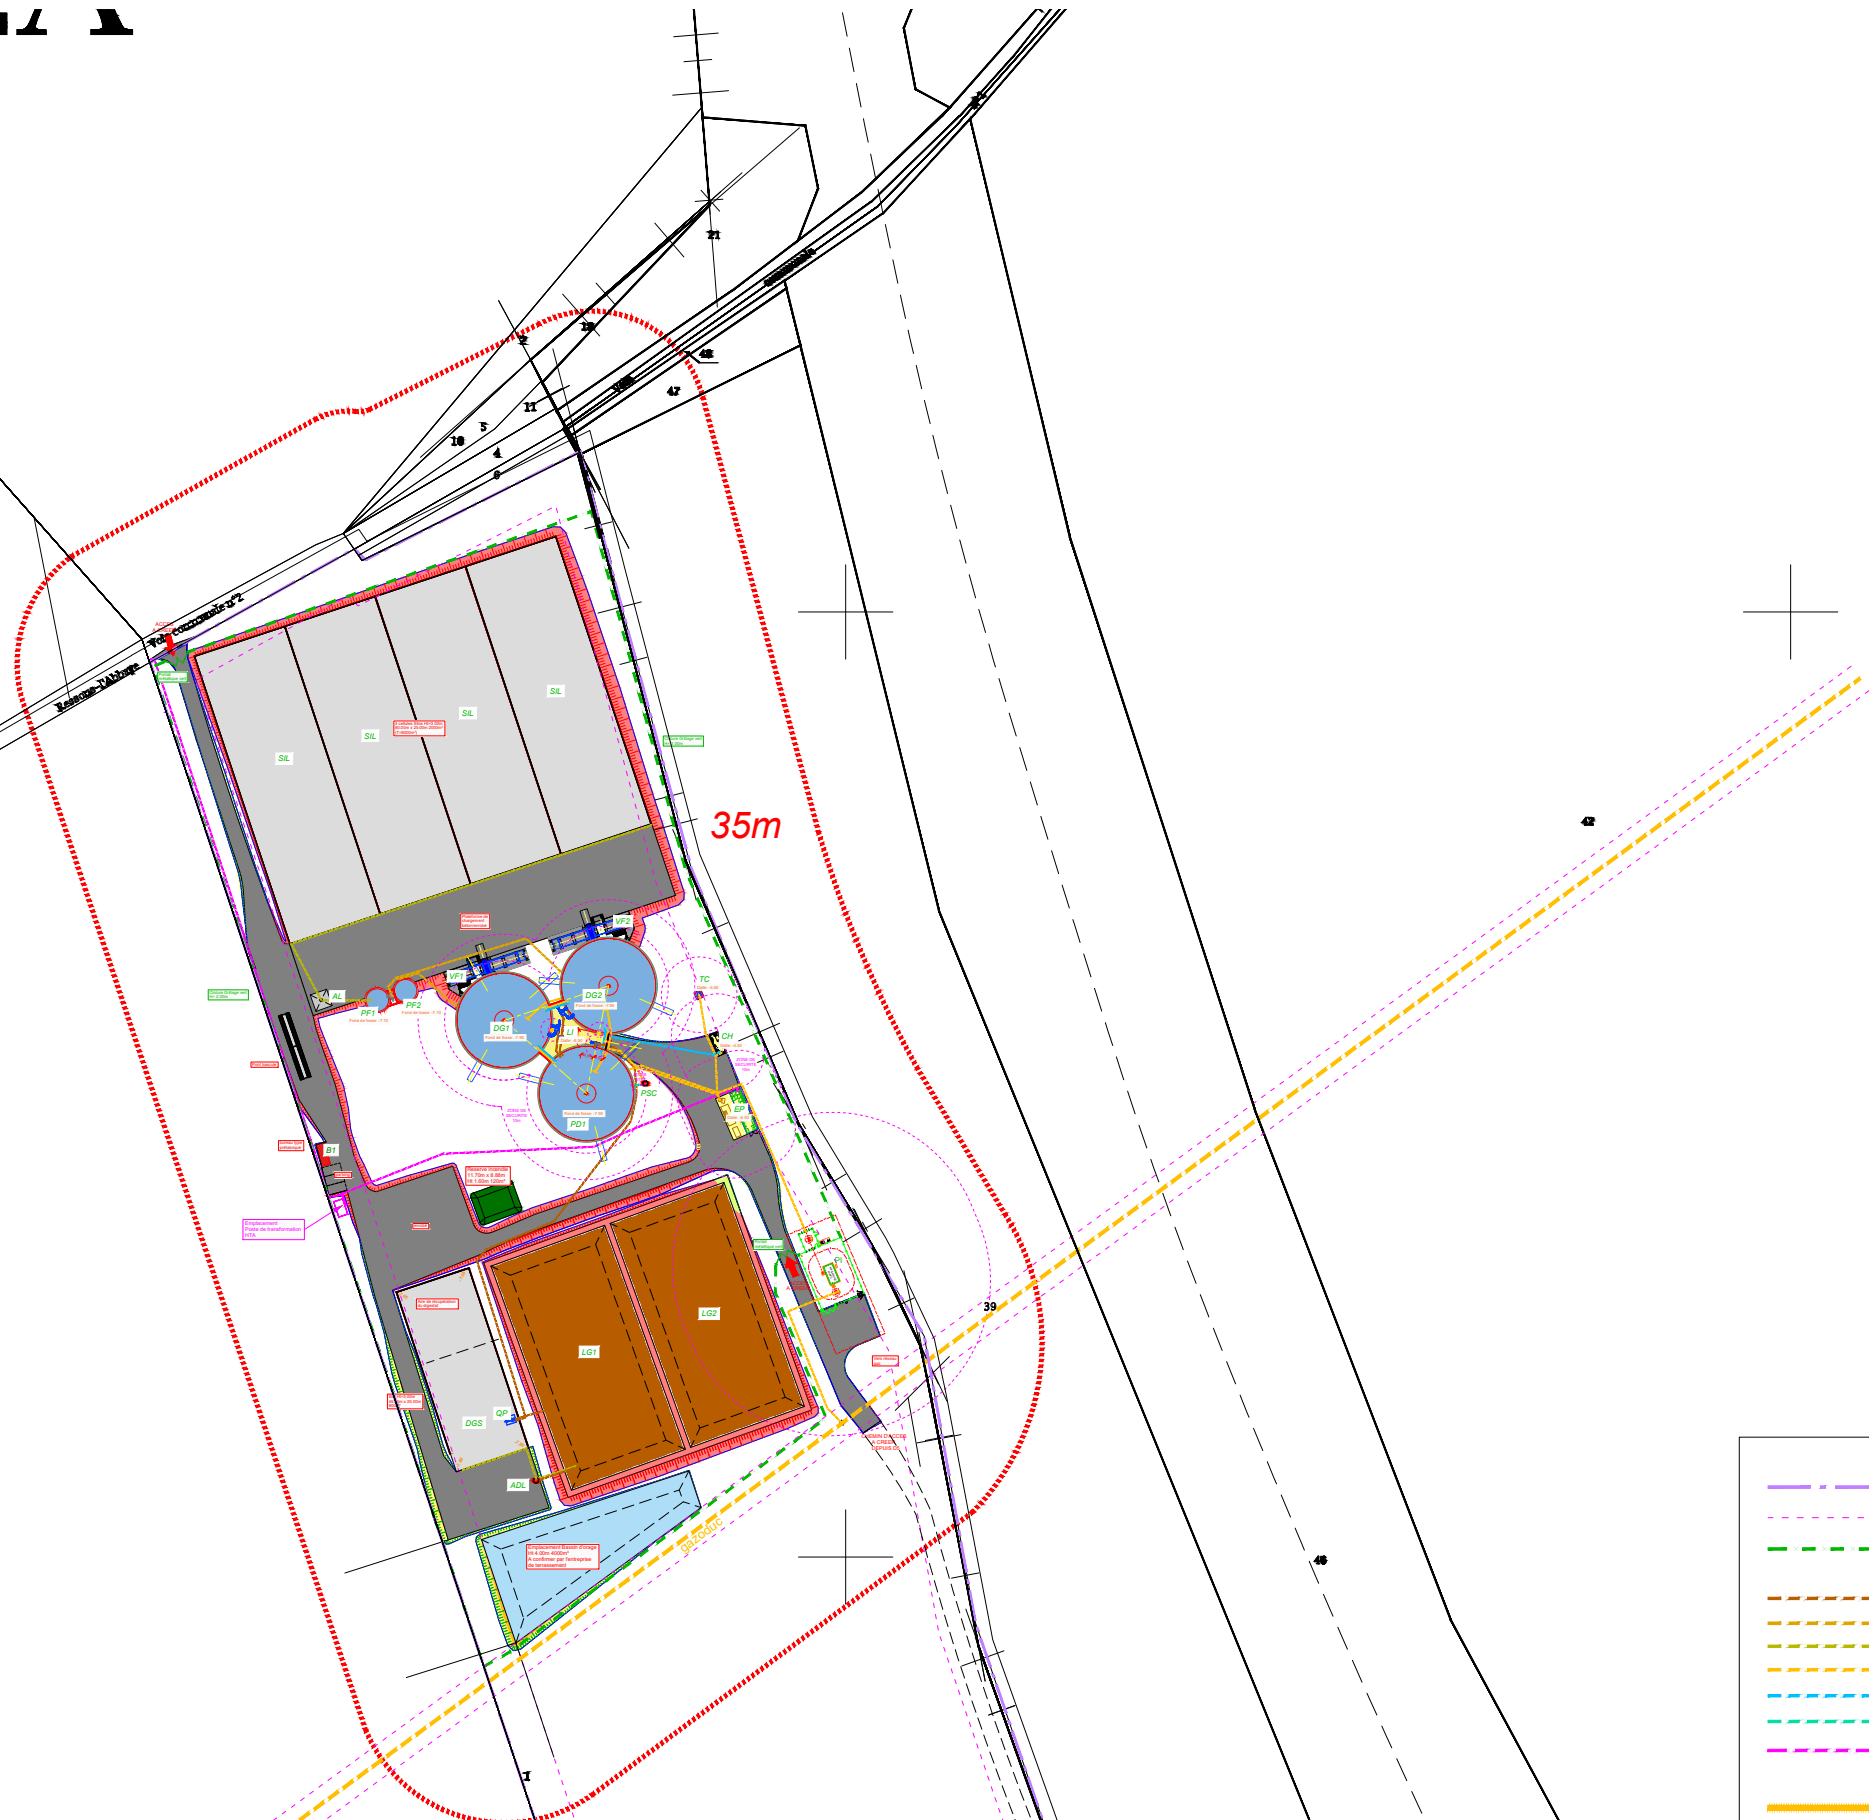

LEGENDE	
	limite de propriété
	recul de 10m par rapport à la limite de propriété
	clôture
RESEAUX ET CANALISATIONS :	
	digestat
	Lisier
	jus de silos, plateformes
	biogaz
	chaleur
	eaux de condensats
	injection électricité/soutrage électricité
RESEAUX EXISTANTS :	
	Gazoduc

Cette représentation, ainsi que tout ce qu'elle contient, est protégée et appartient à l'entreprise agriKomp France. Toute utilisation, notamment la reproduction, la copie, le microfilmage, l'enregistrement et la diffusion de tout ou partie de ce document ne peut être réalisée qu'avec notre autorisation écrite. Sans notre consentement, ce document ne doit pas être porté à connaissance de personnes tierces. La violation de ces droits entraînerait l'engagement de poursuites.

Ce plan est destiné à l'étude du projet et éventuellement à la consultation des entreprises. Il ne peut en aucun cas être utilisé pour la construction. Les plans d'exécution seront fournis au moment de la construction.

agriKomp France 5 rue Franciade 41260 La Chaussée Saint Victor Tel +33 (0) 2 54 56 18 57 Fax +33 (0) 2 54 58 99 77 www.agrikomp.fr - plan-etude@agrikomp-biogaz.fr <small>SARL au capital de 2 000 000 € - Siret : 492 624 622 000 22 APE : 4691Z - TVA : FR 17 492 624 622</small>	Installation de Biogaz - Plans Techniques - Phase Projet		Intitulé : Plan de masse + réseaux
---------------------------------------------------------------------------------------------------------------------------------------------------------------------------------------------------------------------------------------------------------------------------------------------------------------------------	-----------------------------------------------------------------	--	----------------------------------------------

	Client : SAS CHEMIN DU ROI 2 RUE DE GOURNAY 60790 ST CREPIN IBOUVILLERS		
	Site : SAS CHEMIN DU ROI Hameau de Montherlant 60790 ST CREPIN IBOUVILLERS		
	Modification Projet-269 20-02-2019	Création Projet-269 25-01-2019	Site : SAS CHEMIN DU ROI Hameau de Montherlant 60790 ST CREPIN IBOUVILLERS
Dessin Etude	B.PICAULT V.FLOCH	Format A3	Echelle 1:2000