


| LEGENDE | |
|---------|---------------------------------------------------|
| PF1 | Préfosse |
| PF2 | Préfosse |
| DG1 | Digesteur |
| DG2 | Digesteur |
| PD1 | Post-Digesteur |
| VF1 | Vielfrass |
| VF2 | Vielfrass |
| LI | Local intermédiaire |
| LG1 | Lagune de stockage |
| LG2 | Lagune de stockage |
| B1 | Bâtiment administratif |
| QP | Séparateur de phase |
| BO | Bassin d'orage |
| DGS | Récupération du digestat solide |
| CH | Chaudière |
| EP | Epurateur |
| SIL | Silos |
| AL | Aire de lavage |
| PSC | Puits de séparation et de collecte des condensats |
| ADL | Aire de reprise du digestat liquide |
| RES | Réserve incendie |

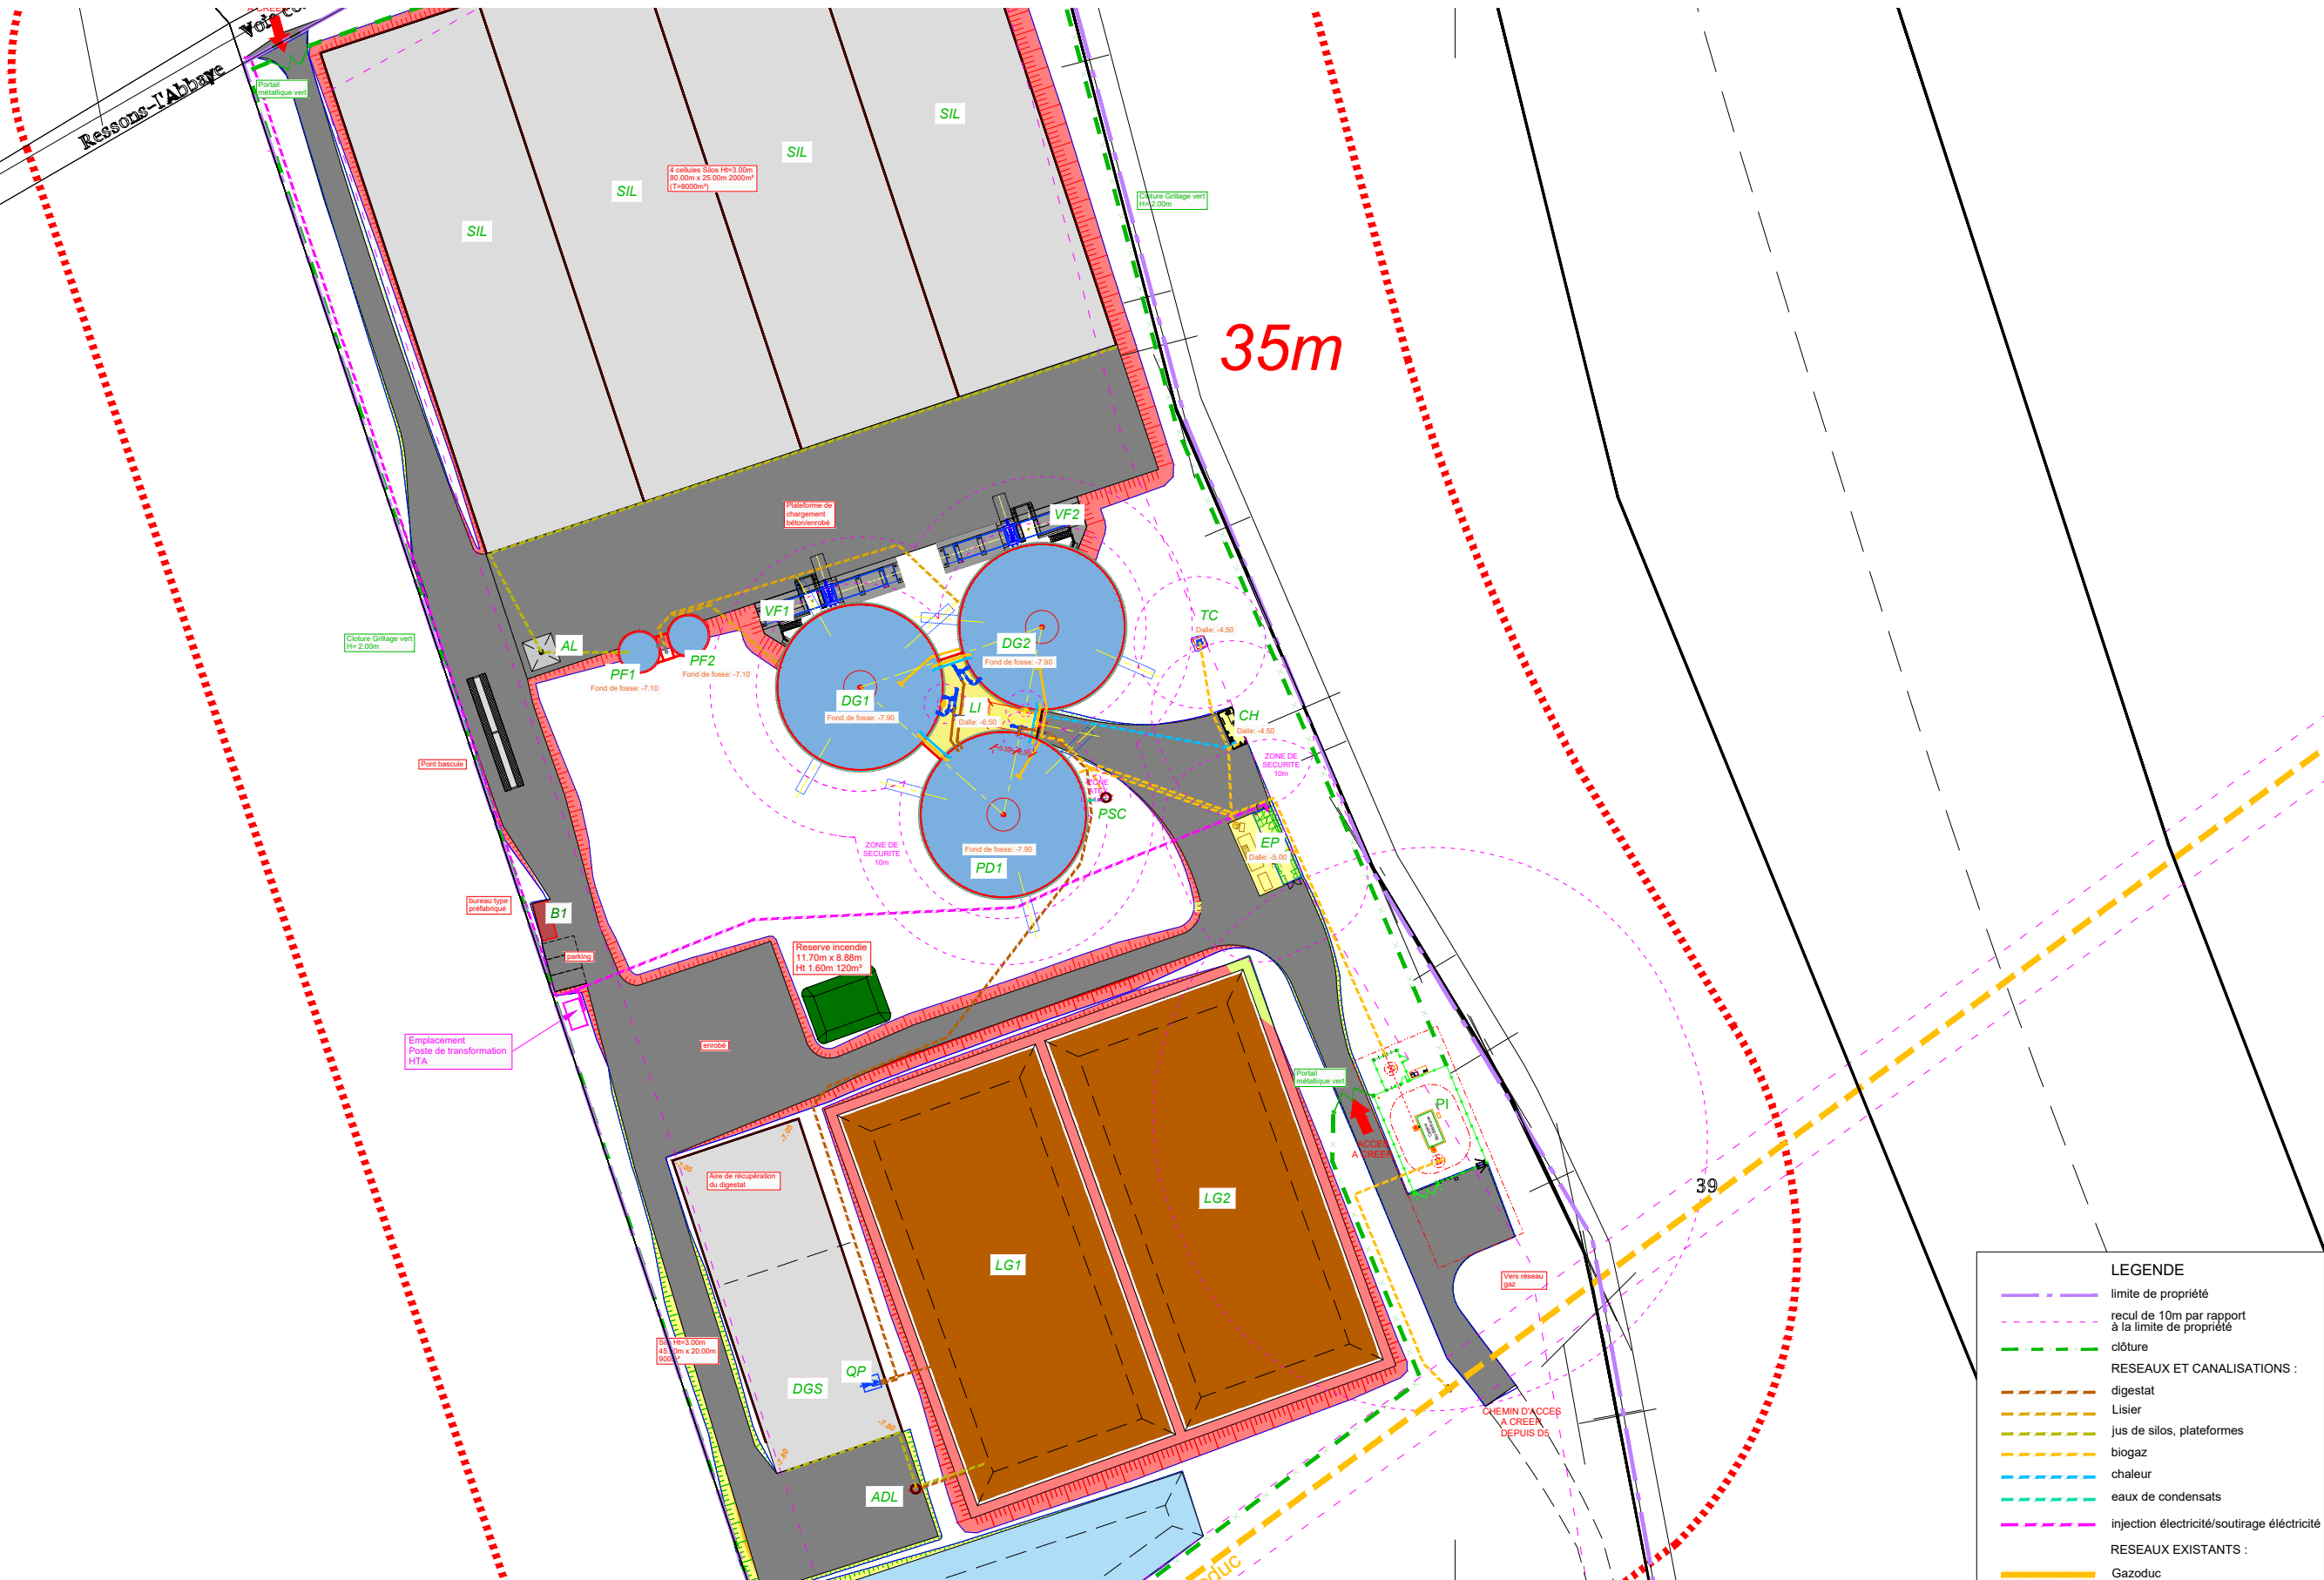

| LEGENDE | |
|----------------------------|---------------------------------------------------|
| --- | limite de propriété |
| --- | recul de 10m par rapport à la limite de propriété |
| --- | clôture |
| RESEAUX ET CANALISATIONS : | |
| --- | digestat |
| --- | Lisier |
| --- | jus de silos, plateformes |
| --- | biogaz |
| --- | chaleur |
| --- | eaux de condensats |
| --- | injection électricité/soustrage électricité |
| RESEAUX EXISTANTS : | |
| --- | Gazoduc |

Cette représentation, ainsi que tout ce qu'elle contient, est protégée et appartient à l'entreprise agriKomp France. Toute utilisation, notamment la reproduction, la copie, le microfilmage, l'enregistrement et la diffusion de tout ou partie de ce document ne peut être réalisée qu'avec notre autorisation écrite. Sans notre consentement, ce document ne doit pas être porté à connaissance de personnes tierces. La violation de ces droits entraînerait l'engagement de poursuites.

Ce plan est destiné à l'étude de projet et éventuellement à la consultation des entreprises. Il ne peut en aucun cas être utilisé pour la construction. Les plans d'exécution seront fournis au moment de la construction.

agriKomp France Installation de Biogaz - Plans Techniques - Phase Projet

| | | | | | |
|--------------------------|--|-------------------------------------------------------------------------------------------------------------------------------------------------------------------------------------------------------------------------------------------------------------------------------------------------|--|-------------------------------------------------------------------------------------|--|
| | | 5 rue Franciade 41260 La Chaussée Saint Victor Tel +33 (0) 2 54 56 18 57 Fax +33 (0) 2 54 58 99 77 www.agrikomp.fr - plan-etude@agrikomp-biogaz.fr <small>SARL au capital de 2 000 000 € - Siret : 492 624 622 000 22 APE : 4691Z - TVA : FR 17 492 624 622</small> | | Intitulé : Plan de masse + réseaux | |
| Dessin Etude | | B. PICAULT V. FLOCH | | Client : SAS CHEMIN DU ROI 2 RUE DE GOURNAY 60790 ST CREPIN IBOUVILLERS | |
| Modification Création | | Projet-269 Projet-269 | | Site : SAS CHEMIN DU ROI Hameau de Montherlant 60790 ST CREPIN IBOUVILLERS | |
| Format A3 | | Echelle 1:1000 | | | |