


Plan zone atex

- Légende :**
- : Réseau de gaz
 - : Lignes électriques principales
 -  : détecteur H2S et CH4
détecteur fumée
 -  : Arrêt d'urgence
 -  : Zone atex 2 (3m)
 - : Soupapes

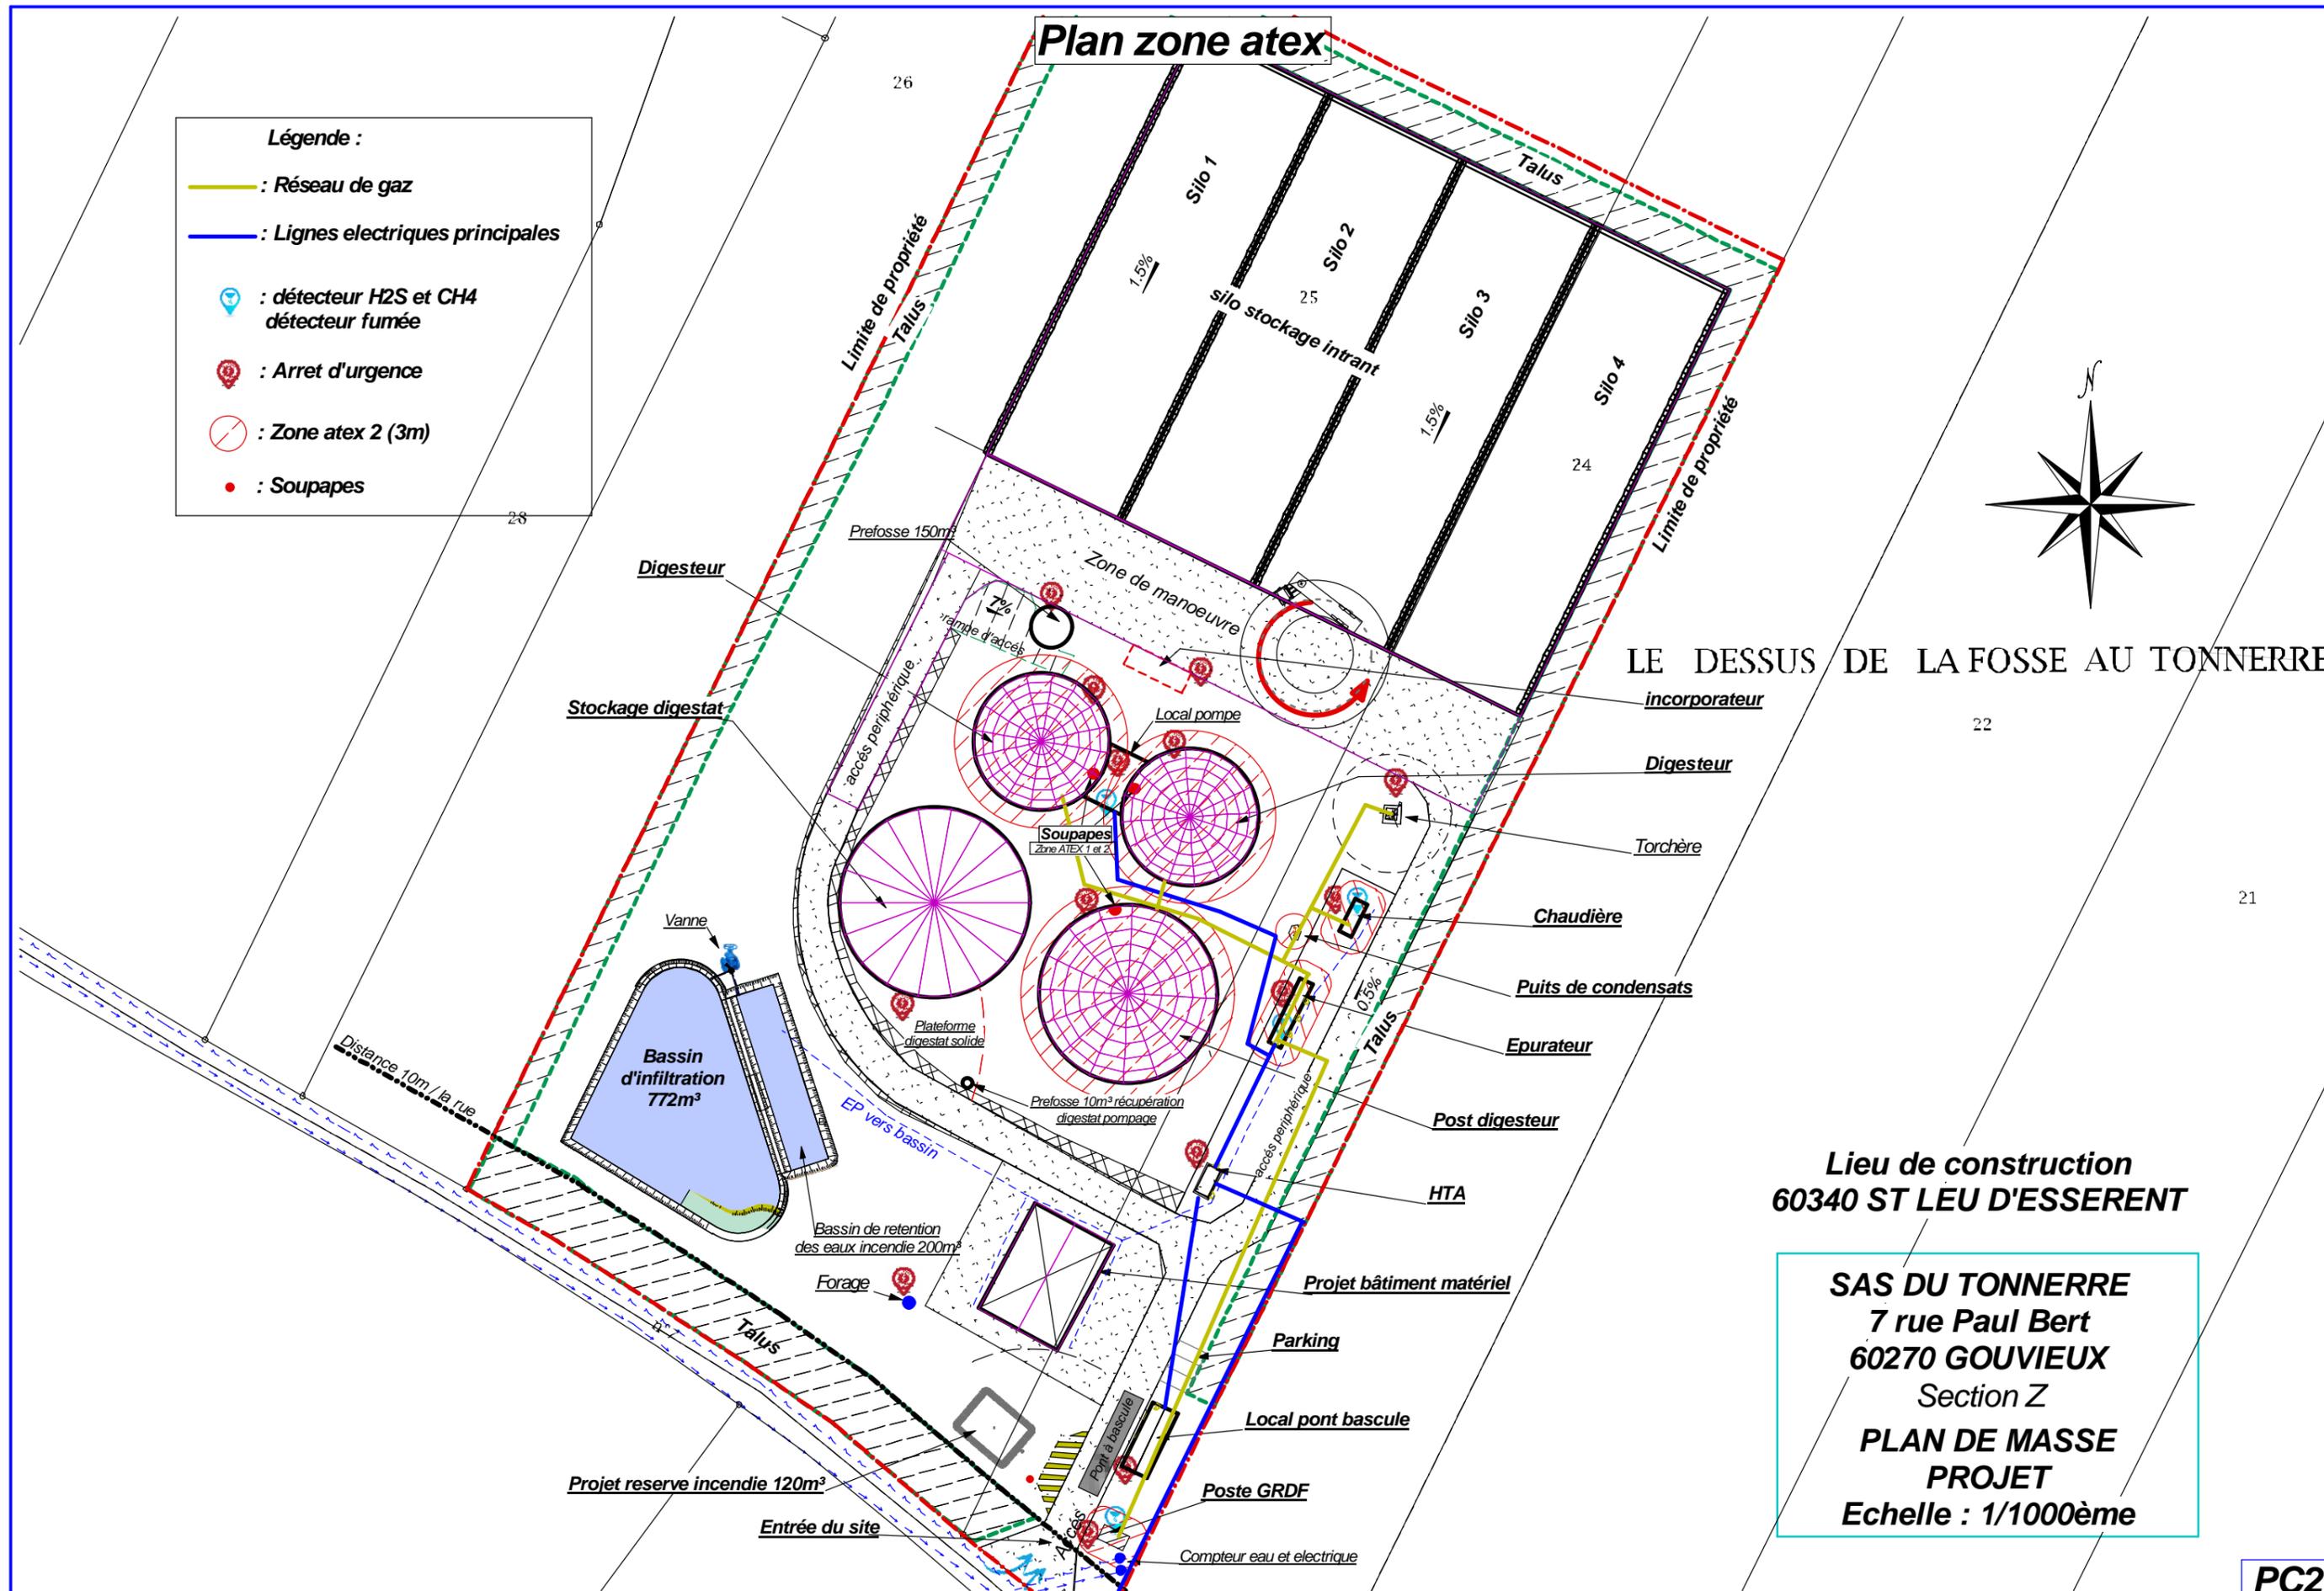

LE DESSUS DE LA FOSSE AU TONNERRE

Lieu de construction
60340 ST LEU D'ESSERENT

SAS DU TONNERRE
7 rue Paul Bert
60270 GOUVIEUX
Section Z
PLAN DE MASSE
PROJET
Echelle : 1/1000ème