


Propriété de la SAS Sud Oise Energie 30, Rue Joseph Salengro 60660 CRAMOISY
Lieu des travaux : " La Croix Rompue " 60250 BURY

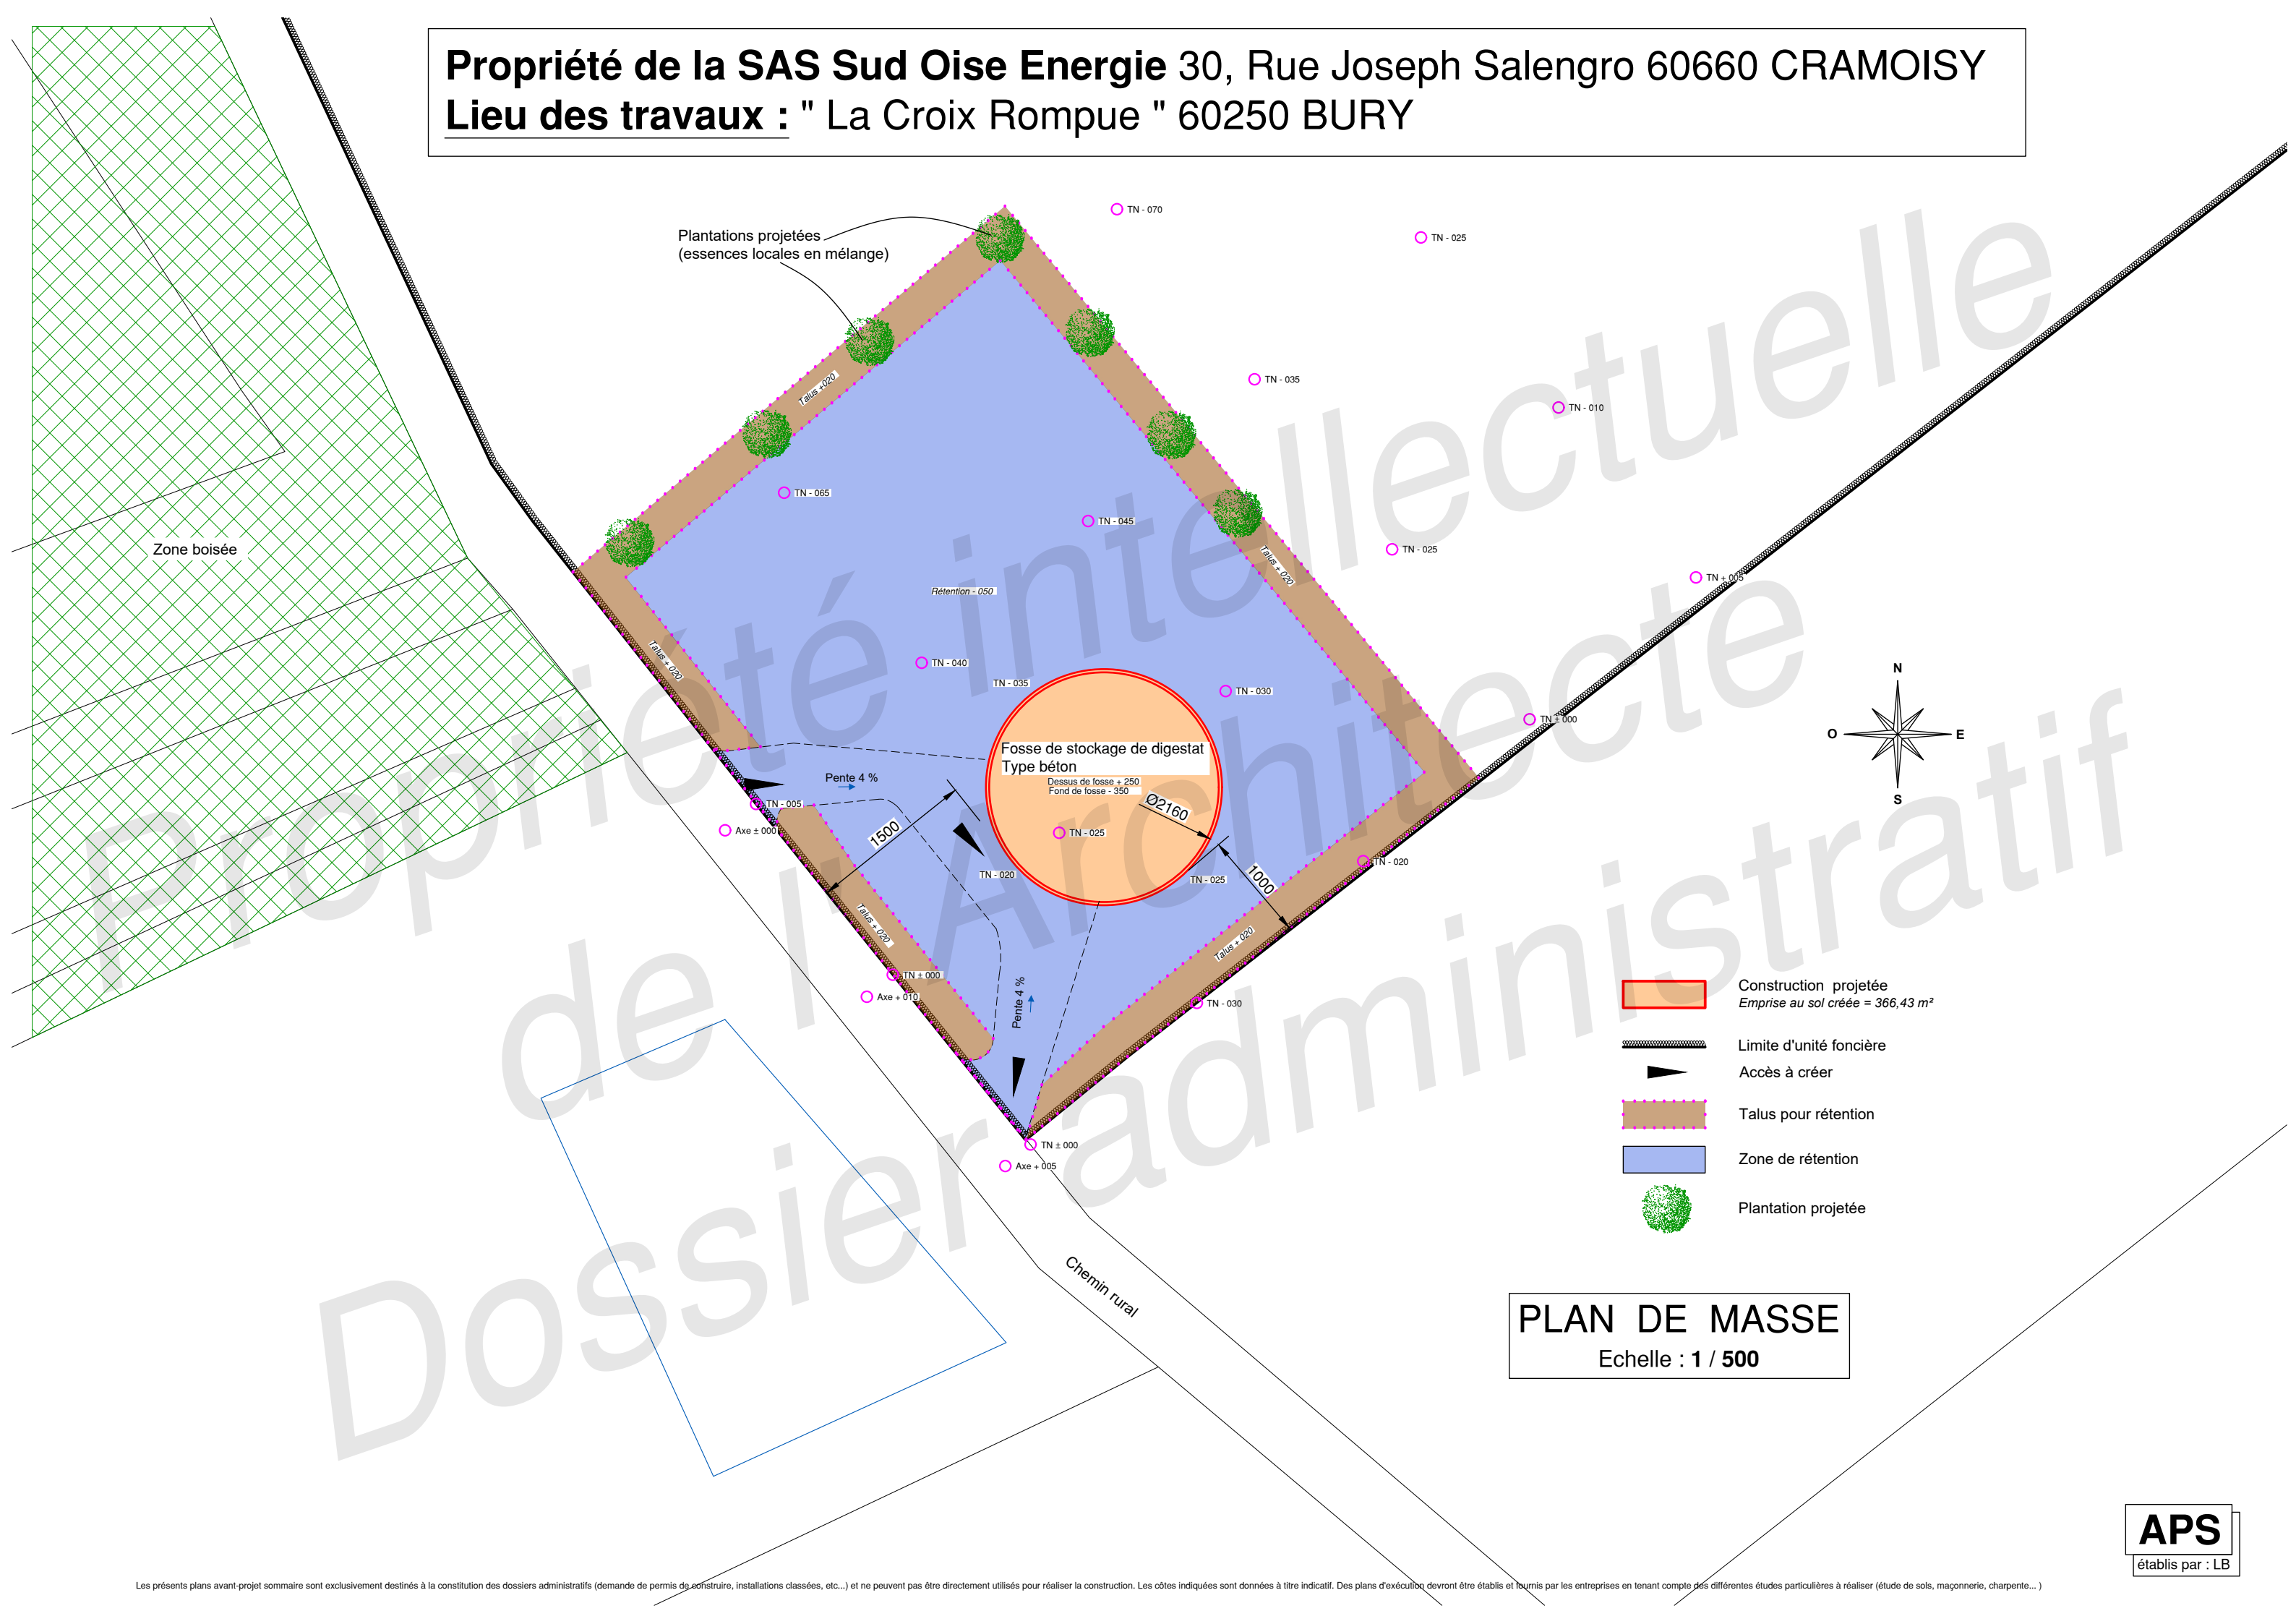

Fosse de stockage de digestat
Type béton
 Dessus de fosse + 250
 Fond de fosse - 350
 Ø2160

- Construction projetée
Emprise au sol créée = 366,43 m²
- Limite d'unité foncière
- Accès à créer
- Talus pour rétention
- Zone de rétention
- Plantation projetée

PLAN DE MASSE
 Echelle : 1 / 500

Les présents plans avant-projet sommaire sont exclusivement destinés à la constitution des dossiers administratifs (demande de permis de construire, installations classées, etc...) et ne peuvent pas être directement utilisés pour réaliser la construction. Les côtes indiquées sont données à titre indicatif. Des plans d'exécution devront être établis et fournis par les entreprises en tenant compte des différentes études particulières à réaliser (étude de sols, maçonnerie, charpente...)